


萬劇場 平面図

縮尺 1/50 (A3)

修正日: 2012年3月5日

1 F 搬入口
W1600×H2400

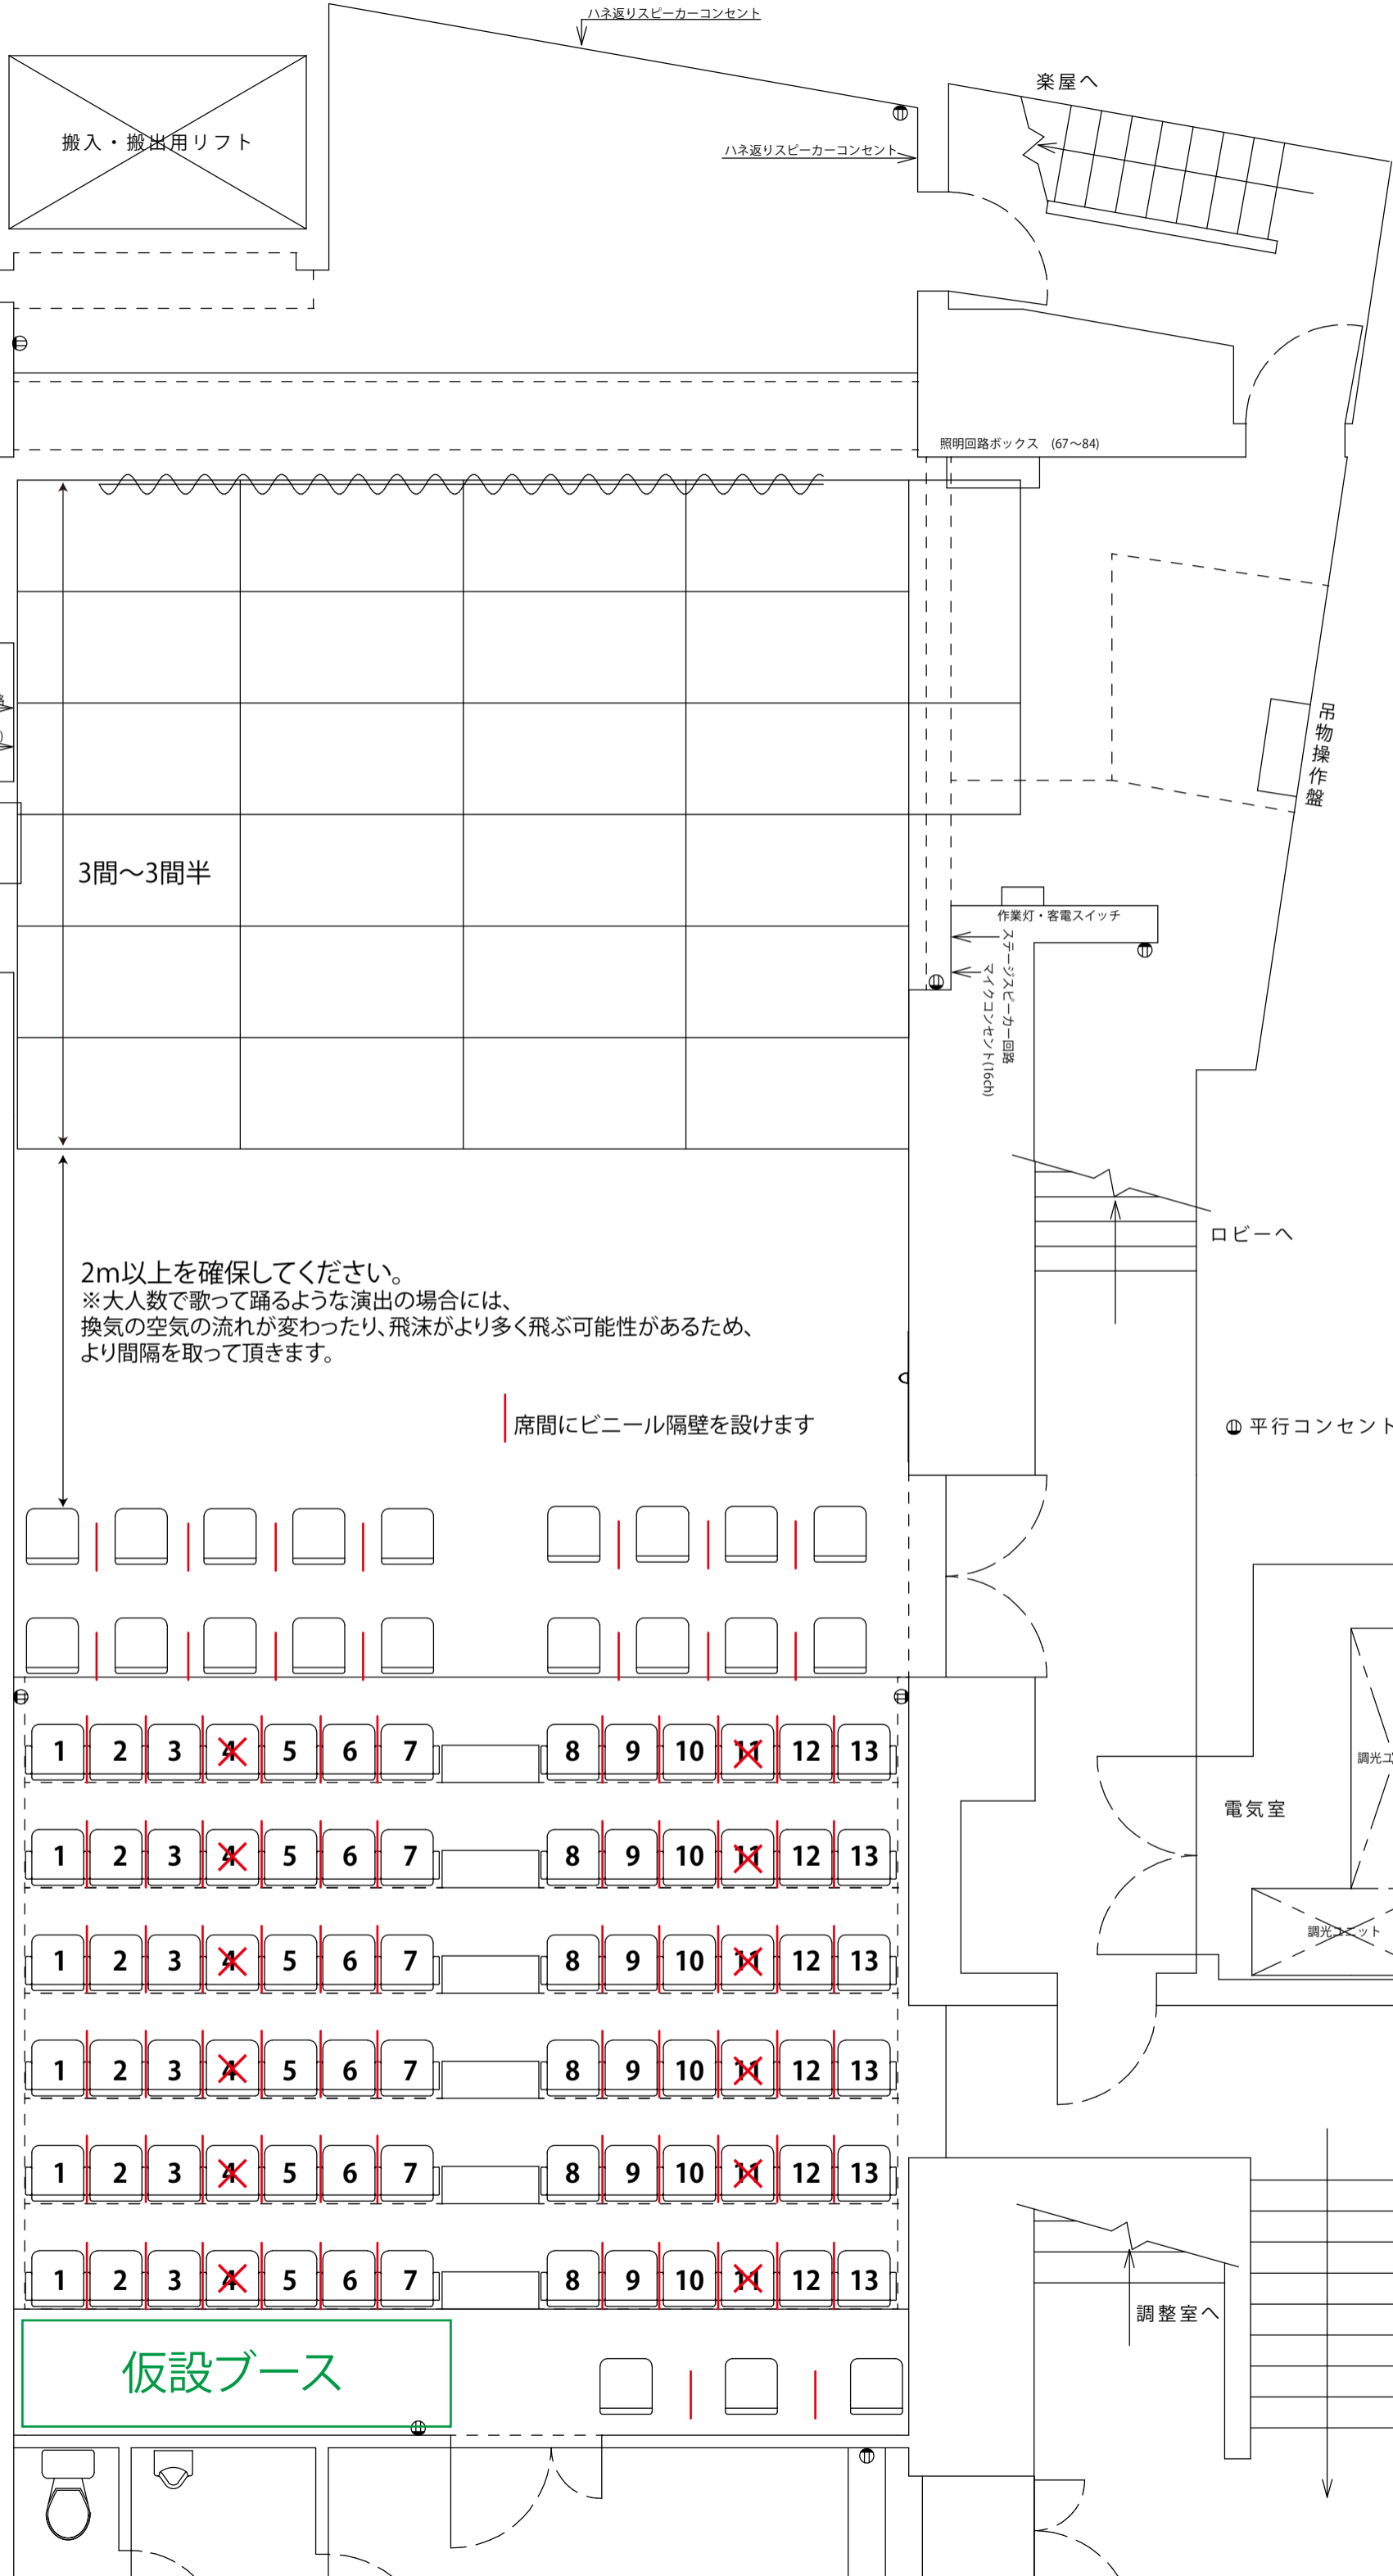

大黒 中割り用レール常設

4 吊

U H 3色7灯×200w回路切替なし (36~38)

3 Sus 8回路 (28~35)

3 吊

ステージスピーカー回路

2 Sus 12回路 (16~27)

マイクコンセント(16ch)

2 吊

1 Sus 12回路 (4~15)

照明回路ボックス (85~100)

B L 3色7灯×200w回路切替なし (1~3)

1 吊

(仮設) プロセ 固定ワイヤーで吊り下げ

(仮設) Fr 上手・下手とも固定ワイヤーで吊り下げ

1 C L 8回路 (51~58)

E 列

1	2	3	4	5	6	7	8	9	10	11	12	13
---	---	---	--------------	---	---	---	---	---	----	---------------	----	----

2 C L

F 列

1	2	3	4	5	6	7	8	9	10	11	12	13
---	---	---	--------------	---	---	---	---	---	----	---------------	----	----

G 列

1	2	3	4	5	6	7	8	9	10	11	12	13
---	---	---	--------------	---	---	---	---	---	----	---------------	----	----

H 列

1	2	3	4	5	6	7	8	9	10	11	12	13
---	---	---	--------------	---	---	---	---	---	----	---------------	----	----

I 列

1	2	3	4	5	6	7	8	9	10	11	12	13
---	---	---	--------------	---	---	---	---	---	----	---------------	----	----

J 列

1	2	3	4	5	6	7	8	9	10	11	12	13
---	---	---	--------------	---	---	---	---	---	----	---------------	----	----

仮設ブース