


萬劇場 平面図

縮尺 1/50 (A3)

修正日: 2022年11月14日

1 F 搬入口
W1600 × H2400

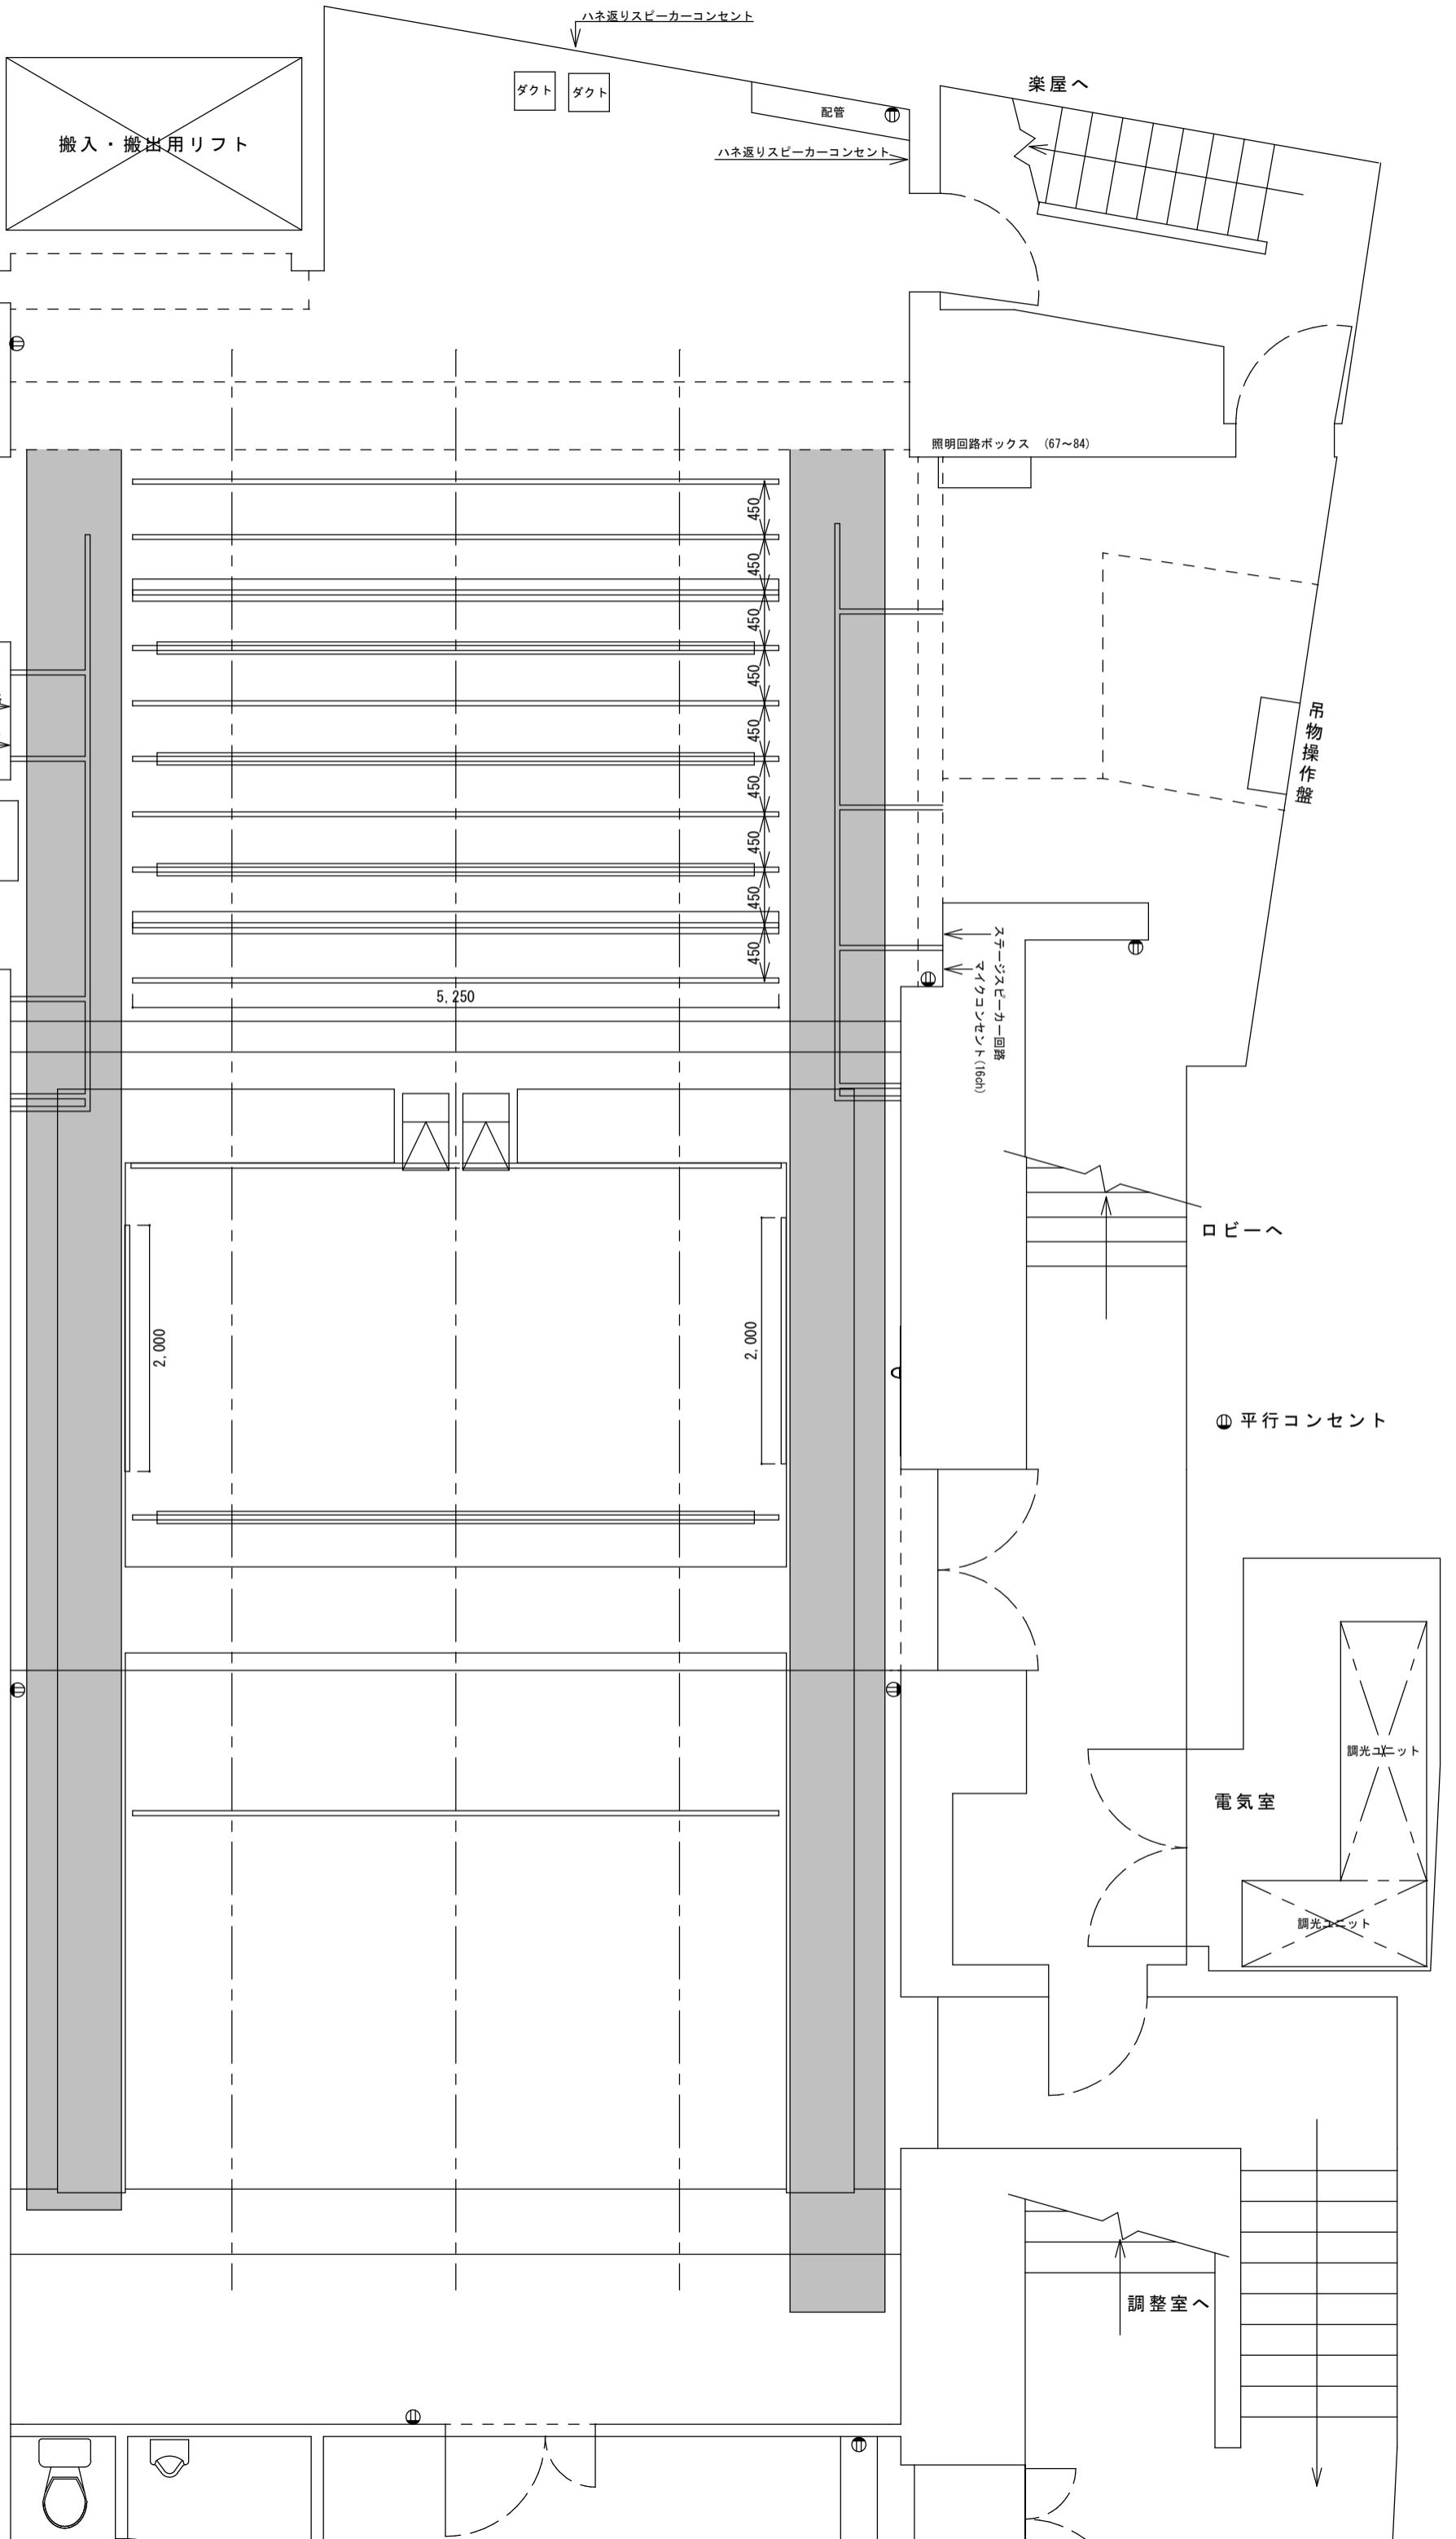

- 大黒 中割り用レール兼設
- 4吊
- UH 3色8灯×200w 回路切替なし (36~38)
- 3 Sus 8回路 (28~35)
- 3吊 ステージスピーカー回路
マイクコンセント(16ch)
- 2 Sus 12回路 (16~27)
- 2吊
- 1 Sus 12回路 (4~15)
- BL 3色8灯×200w 回路切替なし (1~3)
- 1吊

(固定) プロセ スリングベルトで吊り下げ

(固定) Fr 上手・下手ともスリングベルトで吊り下げ

1 C L 8回路 (51~58)

2 C L

ギャラリー回路 8回路 (59~66)

⊕ 平行コンセント

電気室

調整室へ